






LEGENDA	
SISTEMA DE ALARME	
CA	CENTRAL DE ALARME
AC	CONJUNTO ACIONADOR E INDICADOR AUDIO VISUAL DO SISTEMA DE ALARME
---	ELETRODUTO PARA O SISTEMA DE ALARME Ø 3/4"
SISTEMA DE ILUMINAÇÃO E SINALIZAÇÃO DE EMERGÊNCIA	
[Ícone]	BLOCO AUTÔNOMO DE ILUMINAÇÃO DE EMERGÊNCIA - IE - 2 Faróis - 3000 lm 28 leds cada farol
[Ícone]	BLOCO AUTÔNOMO DE ILUMINAÇÃO DE EMERGÊNCIA - IE - 100 lm - 30 LED's - H=2,20m ou logo acima das aberturas - Abstrangência= 8,0m
[Ícone]	BLOCO AUTÔNOMO DE SINALIZAÇÃO DE ABANDONO DE LOCAL (L25 x H16cm) (FIXADA NA PAREDE)
[Ícone]	BLOCO AUTÔNOMO DE SINALIZAÇÃO DE ABANDONO DE LOCAL (L50 x H32cm) (FIXADA NA PAREDE)
GERAL	
---	ACESSO LIVRE PARA ÁREA EXTERNA ABERTA
EXTINTOR	
[Ícone]	EXTINTOR DE INCÊNDIO TIPO PÓ QUÍMICO SECO DE 4 KG
GÁS	
[Ícone]	ABERTURA DE VENTILAÇÃO PERMANENTE DA COZINHA
[Ícone]	TOMADA DE CONSUMO JUNTO AO FOGÃO
[Ícone]	TUBULAÇÃO DE GÁS 1/2" DE COBRE

Legenda de Conduto		QUADRO DE ÁREAS - EDIFICAÇÕES EPAGRI	
[Ícone]	Aéreo / Embutido	IDENTIFICAÇÃO	ÁREA
[Ícone]	Enterrado	EDIFICAÇÃO 01 - GALPÃO A CONSTRUIR	1.322,38 m ²
[Ícone]		EDIFICAÇÃO 02 - GARAGEM E LAVAGEM	172,73 m ²
[Ícone]		EDIFICAÇÃO 03 - GARAGEM E LAVAGEM	94,00 m ²
[Ícone]		EDIFICAÇÃO 04 - DEPÓSITO 01	126,50 m ²
[Ícone]		EDIFICAÇÃO 05 - DEPÓSITO 02	135,50 m ²
		TOTAL	2.342,11 m²

Diagrama dos Acionadores de Alarme		
2	Botões	Control
Ø2,5mm	Ø1	ESPAÇO 03 (JUNTO A CENTRAL - EDF. 01)
Ø2,5mm	Ø2	ESPAÇO 04 (PRÓXIMO AO H-3 - EDF. 01)
Ø2,5mm	Ø3	ARMAZ. MÁG. E VEÍCULOS (PRÓXIMO AO H-4 - EDF. 01)
Ø2,5mm	Ø4	GARAGEM LADO DIREITO (PRÓXIMO AO H-2 - EDF. 02)
Ø2,5mm	Ø5	GARAGEM LADO ESQUERDO (PRÓXIMO AO H-1 - EDF. 02)

PLANTA BAIXA EDIFICAÇÃO 01 (GALPÃO A CONSTRUIR) - NÍVEL ±0,00

ÁREA TOTAL: 1.322,38m²
ESCALA: 1/75

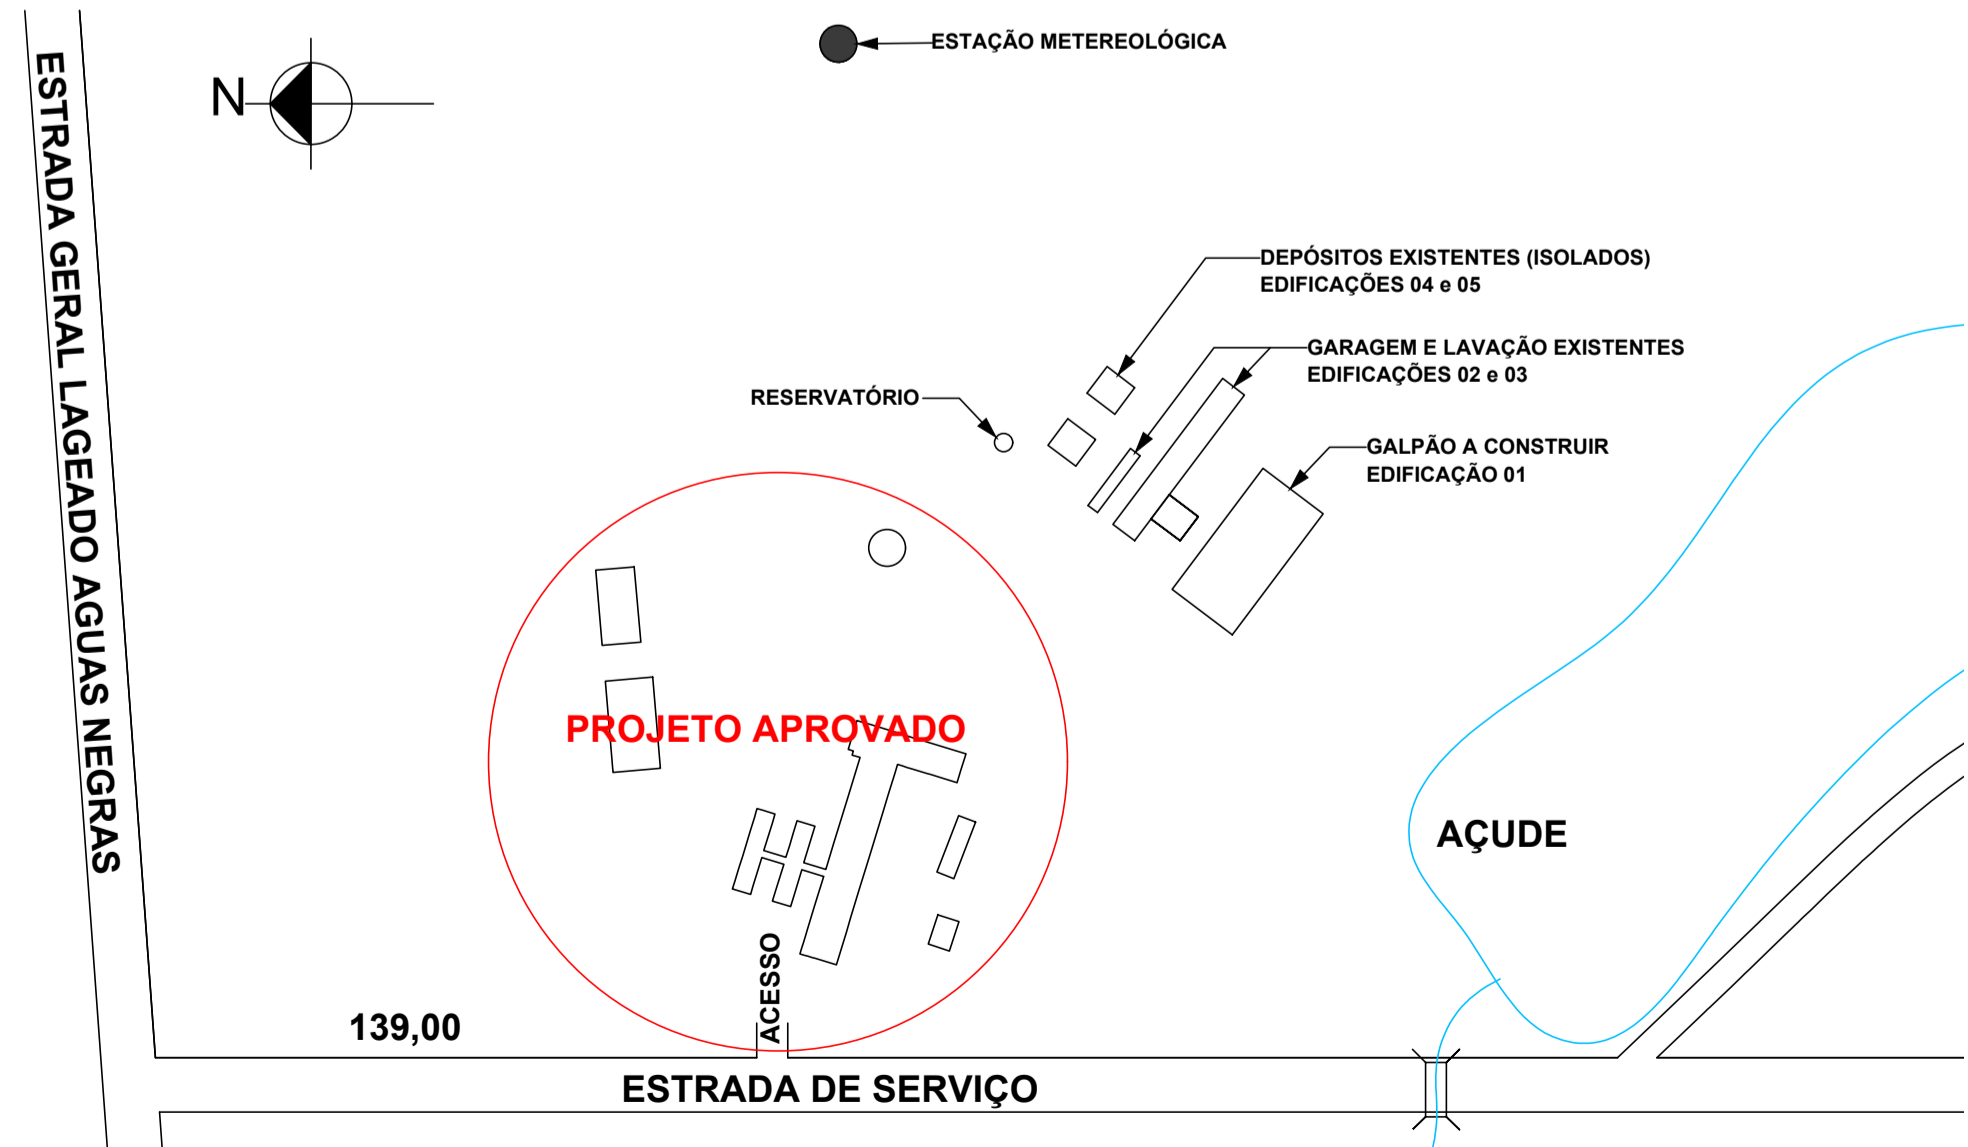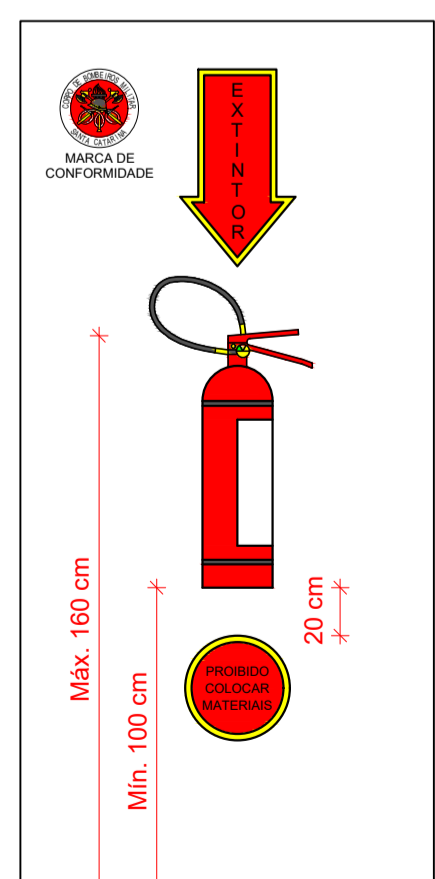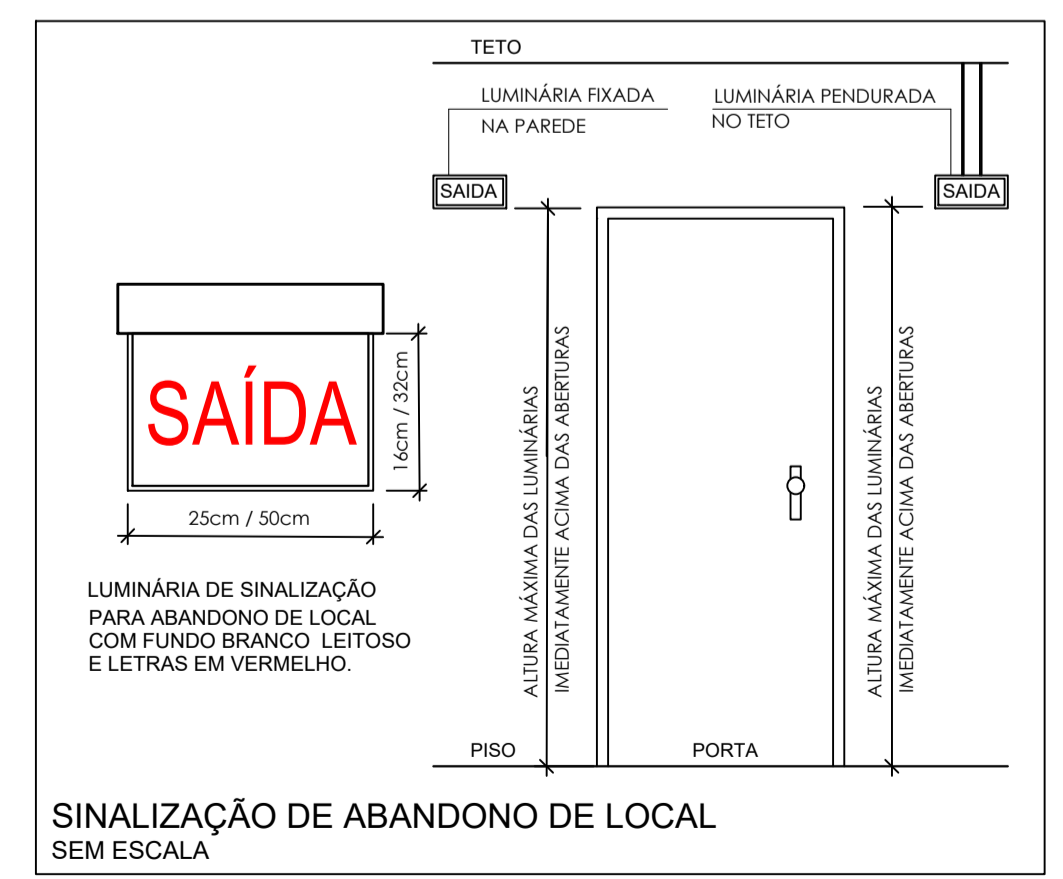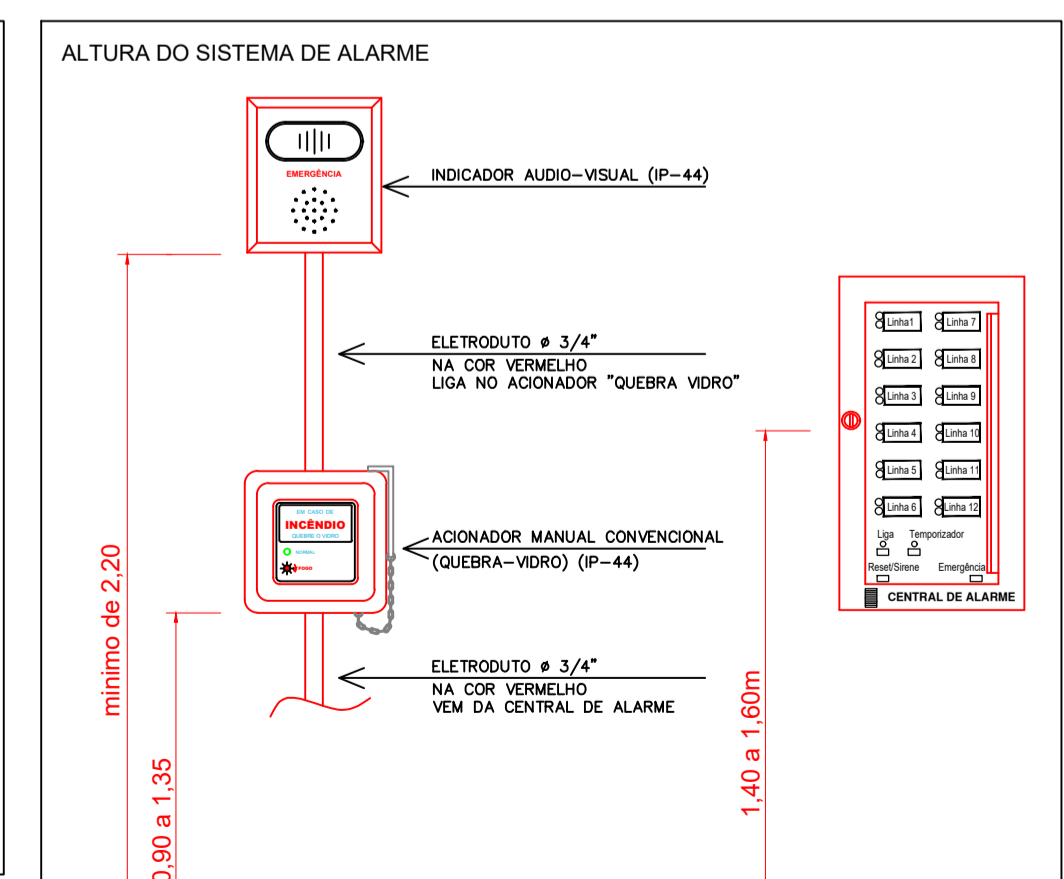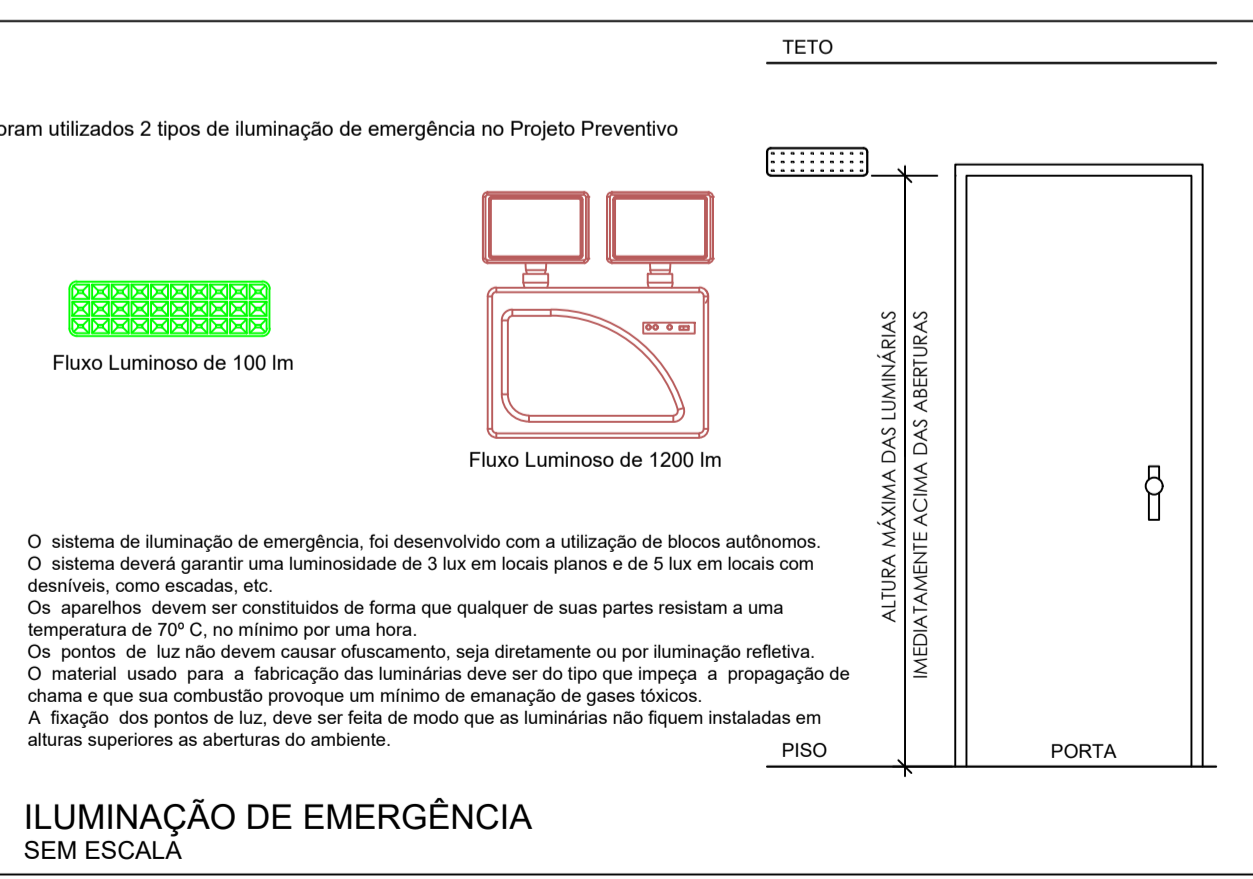

PROJETO - RESPONSÁVEL TÉCNICO:	EXECUÇÃO - RESPONSÁVEL TÉCNICO:	ASSINATURA - PROPRIETÁRIO, (REPRESENTANTE)
Luciano Ricardo Kruger	Assinado de forma digital por Luciano Ricardo Kruger Dados: 2021.09.09 18:21:01 -03'00'	
REVISÃO	DATA	ALTERAÇÕES

PROJETO PREVENTIVO

AMAVI
ASSOCIAÇÃO DOS MUNICÍPIOS DO ALTO VALE DO ITAÍ

RUA: XV DE NOVEMBRO, Nº 737
CEP: 89160-015 - CENTRO
RIO DO SUL/SC
FONE/FAX: (47) 3531-4242
E-mail: amavi@amavi.org.br
http://www.amavi.org.br

OBRA: GALPÃO DE TRABALHO E ARMAZENAMENTO DE CEBOLA

PROPRIETÁRIO: EPAGRI - ESTAÇÃO EXPERIMENTAL DE ITUPORANGA

ENDEREÇO: Estrada Geral Lageado Águas Negras, 453, Lageado Águas Negras, Ituporanga-SC

CONTEÚDO: - PLANTA BAIXA EDIFICAÇÃO 01
- PLANTA DE SITUAÇÃO
- DETALHES

DESENHO: CAROLINE SENEM



ÁREA TOTAL: 2.342,11 m²

ESCALA: INDICADA

DATA: 08/09/2021

FOLHA: PRE 01/04

TODOS OS DIREITOS RESERVADOS. PROIBIDA A REPRODUÇÃO PARCIAL OU TOTAL. DESENHO VÁLIDO SOMENTE ASSINADO PELO RESPONSÁVEL DO PROJETO.

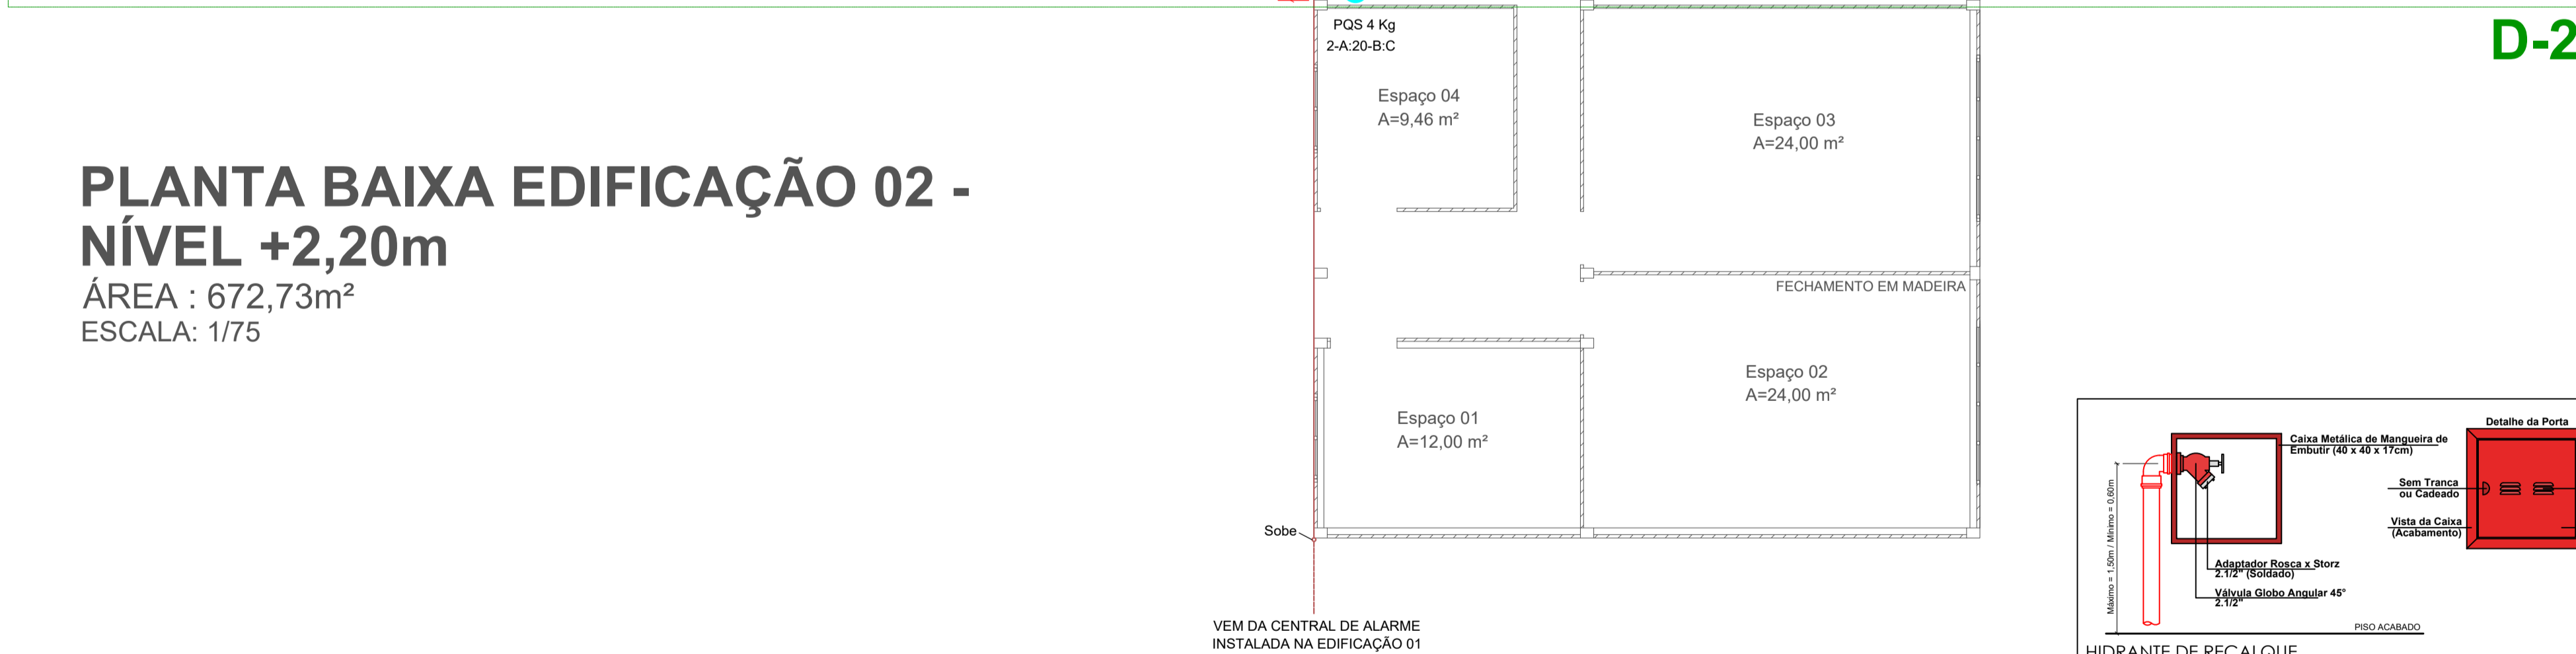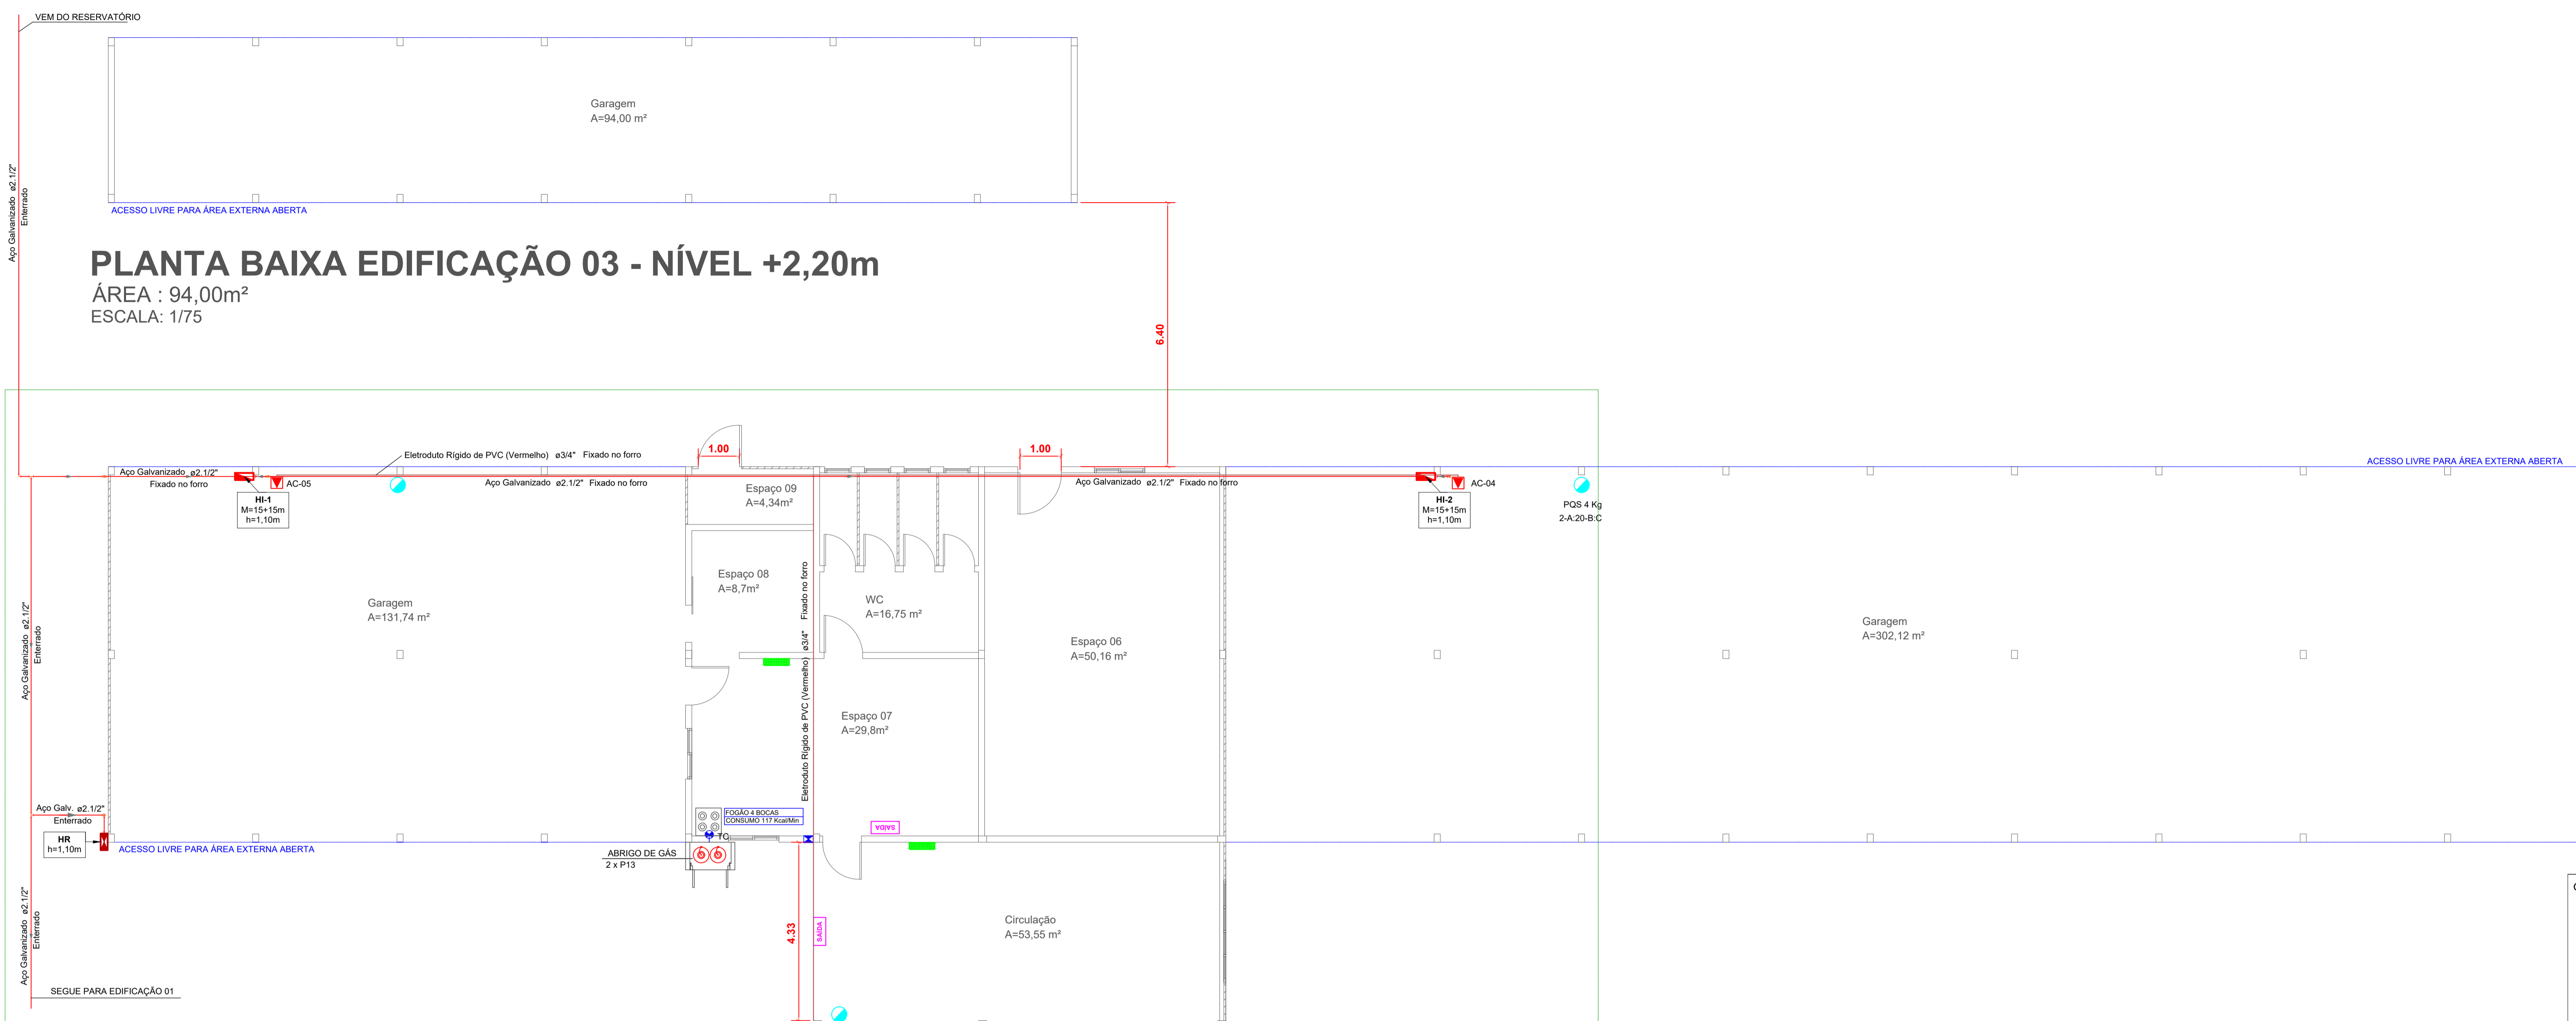






LEGENDA	
SISTEMA DE ALARME	
CA	CENTRAL DE ALARME
AC	CONJUNTO ACIONADOR E INDICADOR AUDIO VISUAL DO SISTEMA DE ALARME
ELETRODUTO PARA O SISTEMA DE ALARME Ø 3/4"	
SISTEMA DE ILUMINAÇÃO E SINALIZAÇÃO DE EMERGÊNCIA	
BLOCO AUTÔNOMO DE ILUMINAÇÃO DE EMERGÊNCIA - IE - 2 Faróis - 3000 lm 28 leds cada farol	
BLOCO AUTÔNOMO DE ILUMINAÇÃO DE EMERGÊNCIA - IE - 100 lm - 30 LEDs - H=2,20m ou logo acima das aberturas - Abrangência= 8,0m	
SAIDA	BLOCO AUTÔNOMO DE SINALIZAÇÃO DE ABANDONO DE LOCAL (L25 x H16cm) (FIXADA NA PAREDE)
SAIDA	BLOCO AUTÔNOMO DE SINALIZAÇÃO DE ABANDONO DE LOCAL (L50 x H32cm) (FIXADA NA PAREDE)
GERAL	
ACESSO LIVRE PARA ÁREA EXTERNA ABERTA	
EXTINTOR	
PQS 4 Kg	EXTINTOR DE INCÊNDIO TIPO PÓ QUÍMICO SECO DE 4 KG
GÁS	
AVP	ABERTURA DE VENTILAÇÃO PERMANENTE DA COZINHA
TC	TOMADA DE CONSUMO JUNTO AO FOGÃO
TUBULAÇÃO DE GÁS 1/2" DE COBRE	

Legenda de Condutos	
Aéreo / Embulido	
Enterrado	

Legenda Caixas	
Hidrante de Parede	
Hidrante de Recalque	

CARIMBOS E APROVAÇÕES:

PROJETO - RESPONSÁVEL TÉCNICO:	EXECUÇÃO - RESPONSÁVEL TÉCNICO:	ASSINATURA - PROPRIETÁRIO, (REPRESENTANTE)
Luciano Ricardo Kruger	Assinado de forma digital por Luciano Ricardo Kruger Dados: 2021.09.09 18:21:23 -03'00'	
REVISÃO	DATA	ALTERAÇÕES

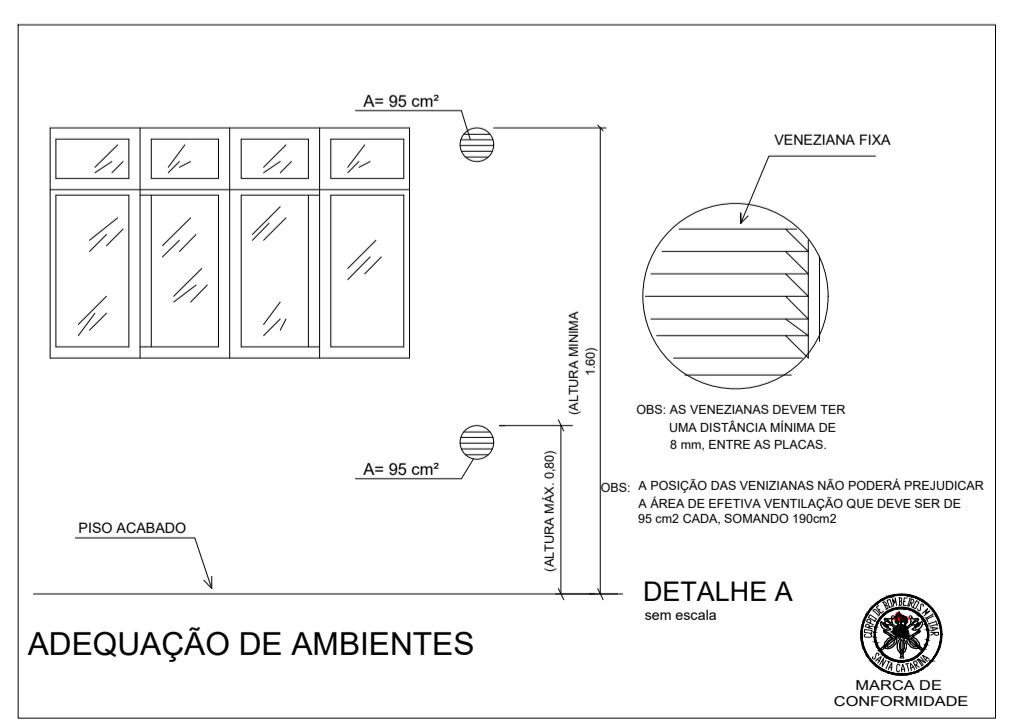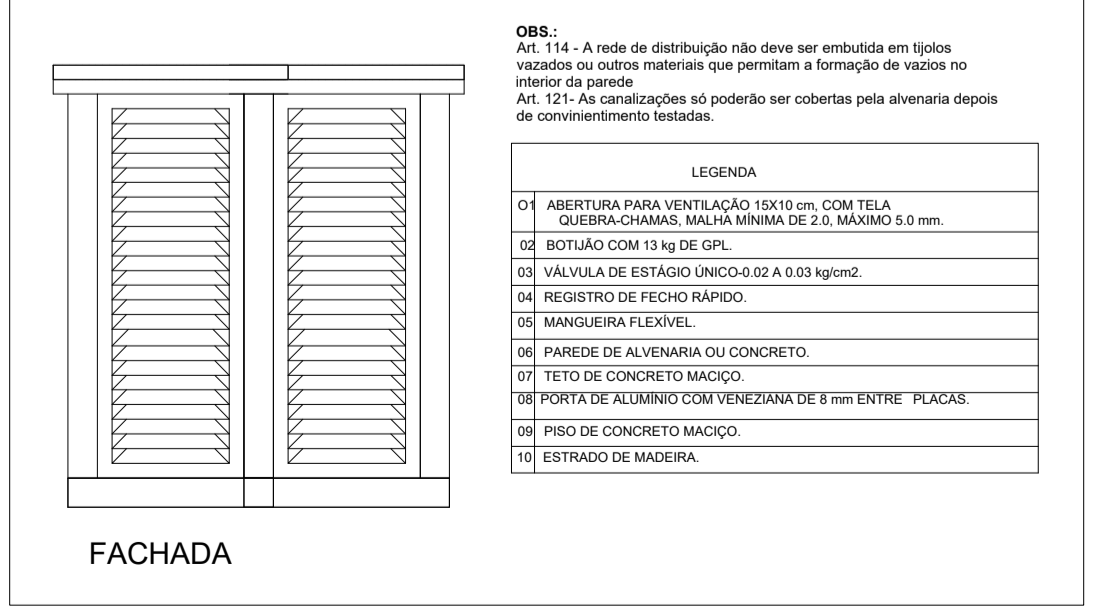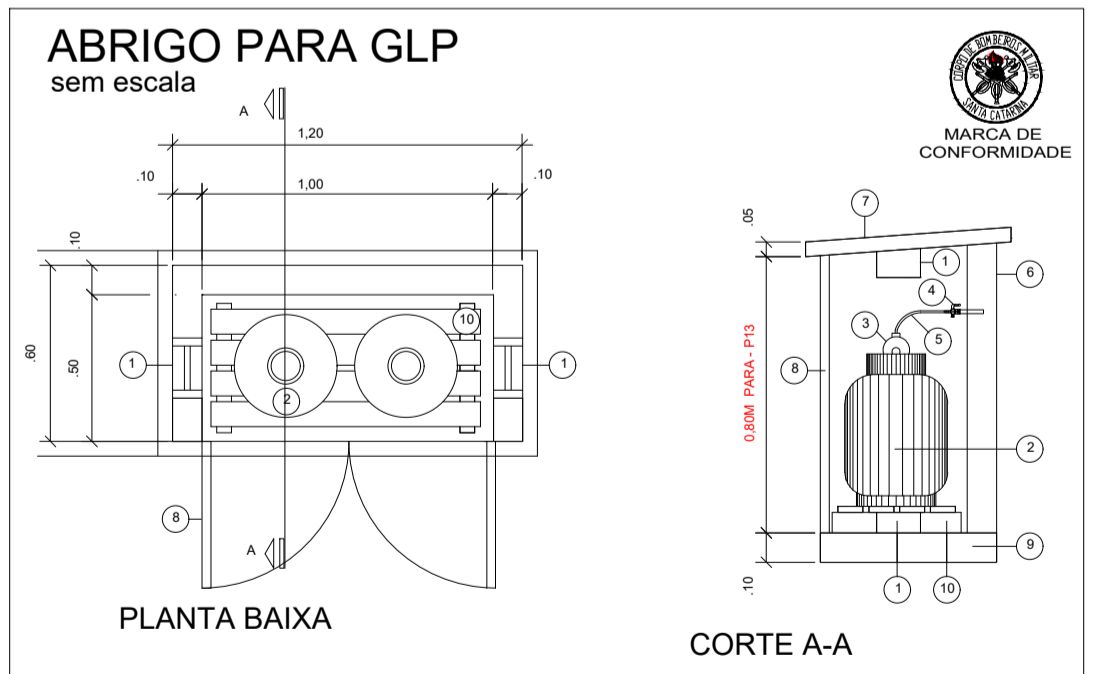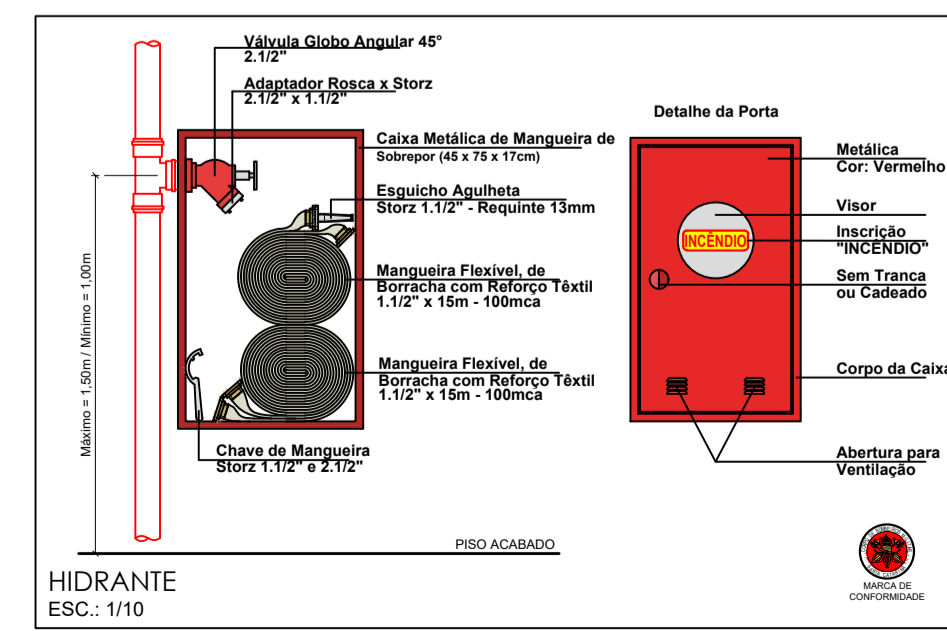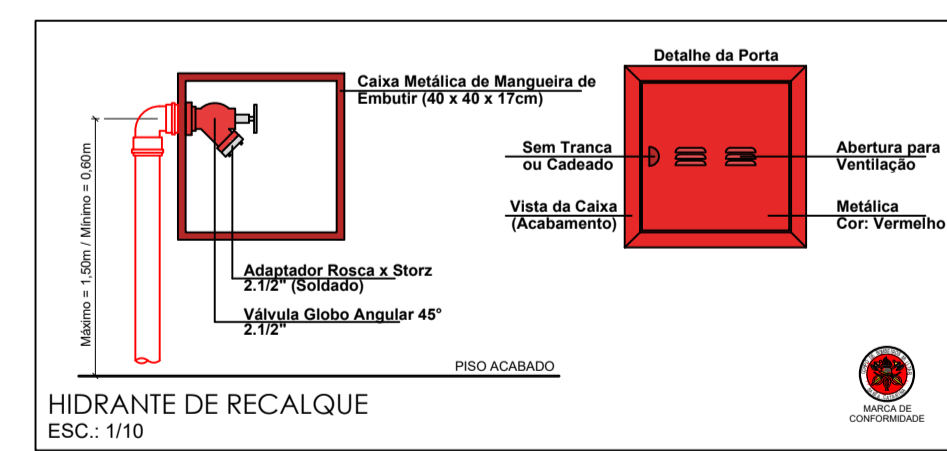

PROJETO PREVENTIVO

AMAVI
ASSOCIAÇÃO DOS MUNICÍPIOS DO ALTO VALE DO ITAJAI

RUA: XV DE NOVEMBRO, Nº 737
CEP: 89160-015 - CENTRO
RIO DO SUL/SC
FONE/FAX: (47) 3531-4242
E-mail: amavi@amavi.org.br
http://www.amavi.org.br

OBRA:
GALPÃO DE TRABALHO E ARMAZENAMENTO DE CEBOLA

PROPRIETÁRIO:
EPAGRI - ESTAÇÃO EXPERIMENTAL DE ITUPORANGA

ENDEREÇO:
Estrada Geral Lageado Águas Negras, 453, Lageado Águas Negras, Ituporanga-SC

CONTEÚDO:
-PLANTA BAIXA EDIFICAÇÕES 02 E 03
-DETALHES

DESENHO:
CAROLINE SENEM

ÁREA TOTAL:
2.342,11 m²

ESCALA:
INDICADA

DATA:
08/09/2021

FOLHA:
PRE 02/04

TODOS OS DIREITOS RESERVADOS. PROIBIDA A REPRODUÇÃO PARCIAL OU TOTAL. DESENHO VÁLIDO SOMENTE ASSINADO PELO RESPONSÁVEL DO PROJETO.